


2階 カフェテリア厨房詳細図 S=1/50

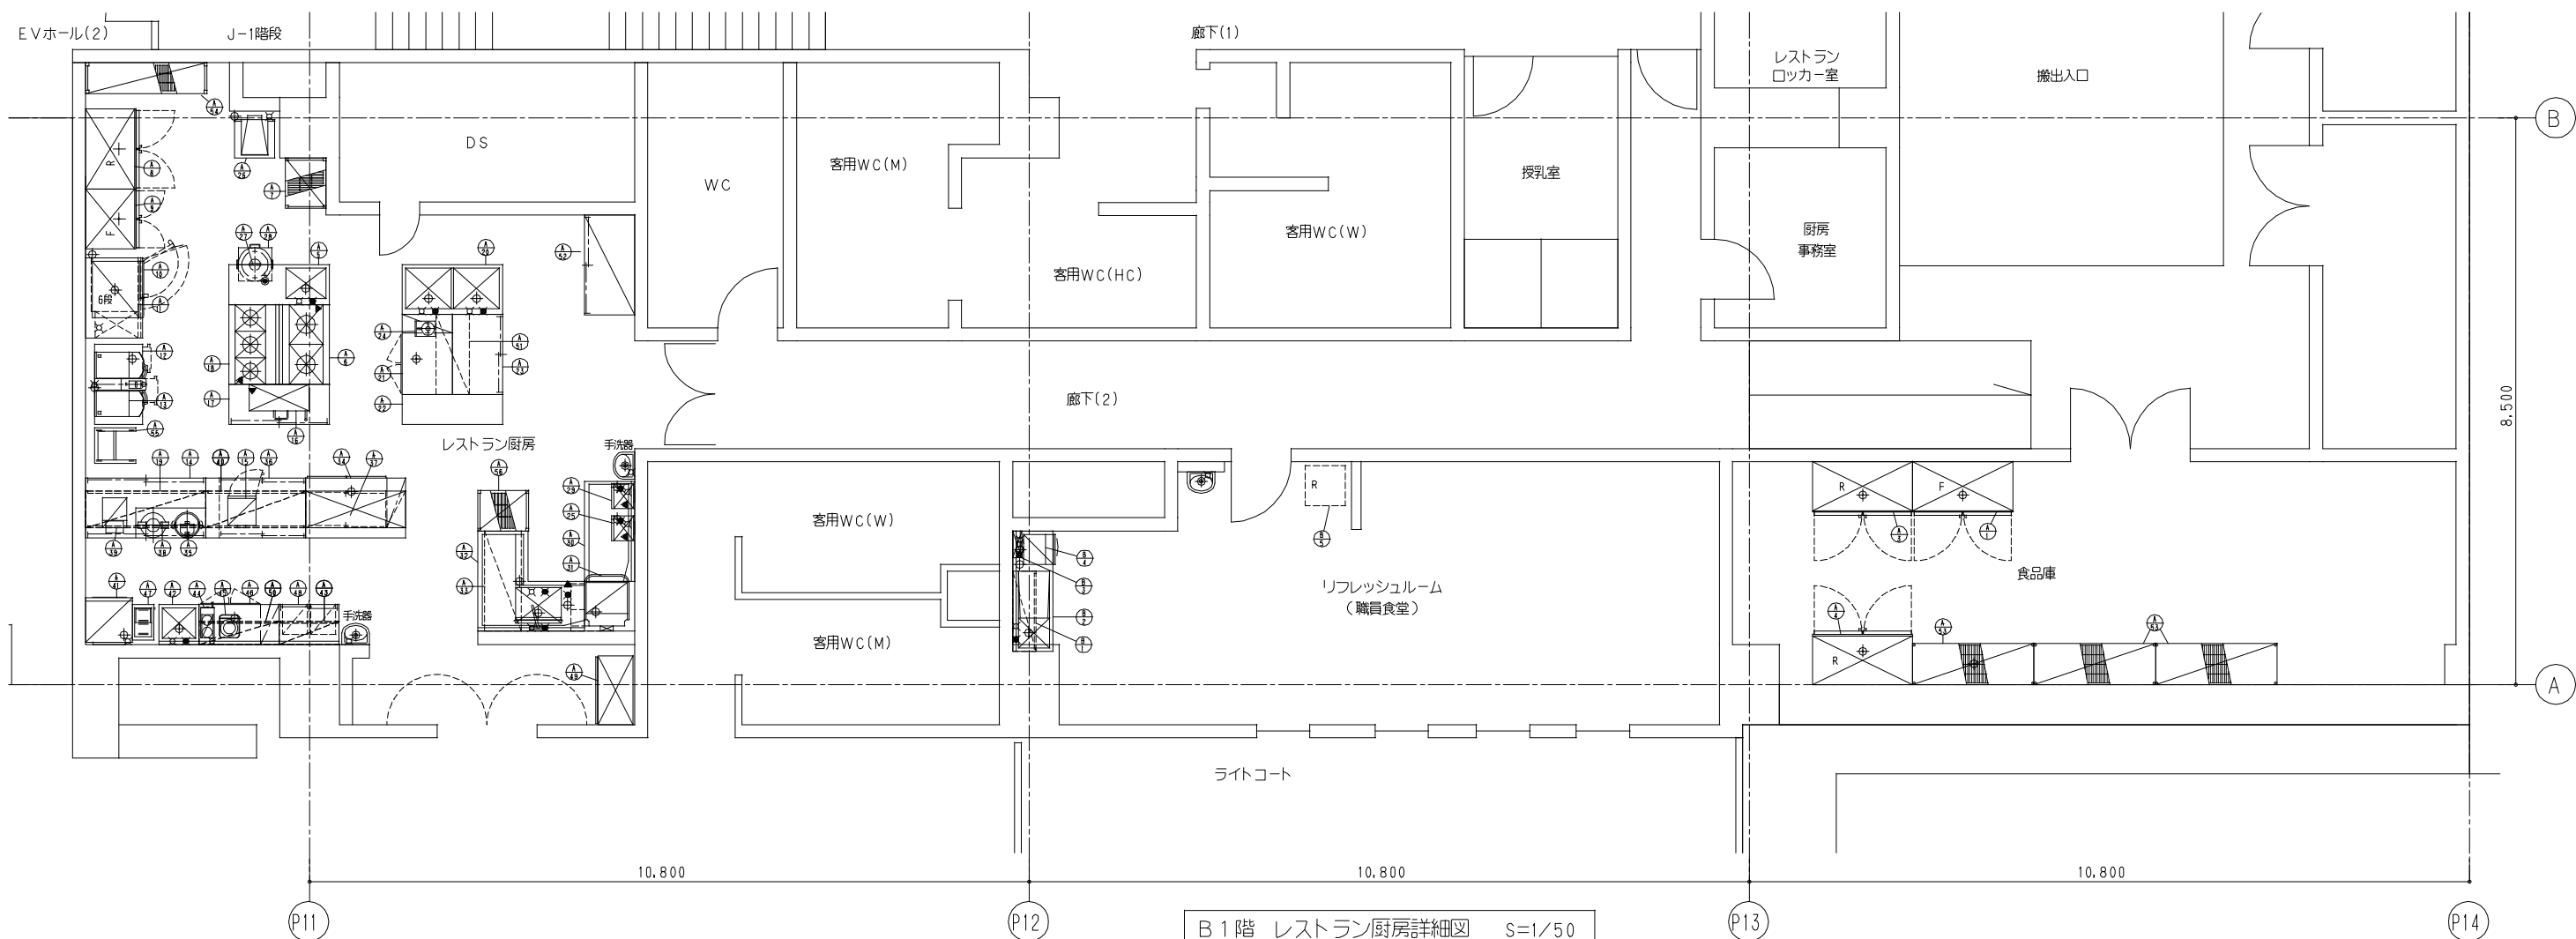

B1階 レストラン厨房詳細図 S=1/50

本図面は、東京都が発注する
東京都現代美術館(28)改修給水衛生設備工事のものである。
東京都財務局建築保全部設備担当課長

工事名	東京都現代美術館(28)改修給水衛生設備工事		
図面名称	給排水衛生設備 新設 厨房機器平面図		
縮尺	A1	A3	図面番号
	1/50	1/100	2016.10 P-37
東京都財務局建築保全部設備担当課長			